


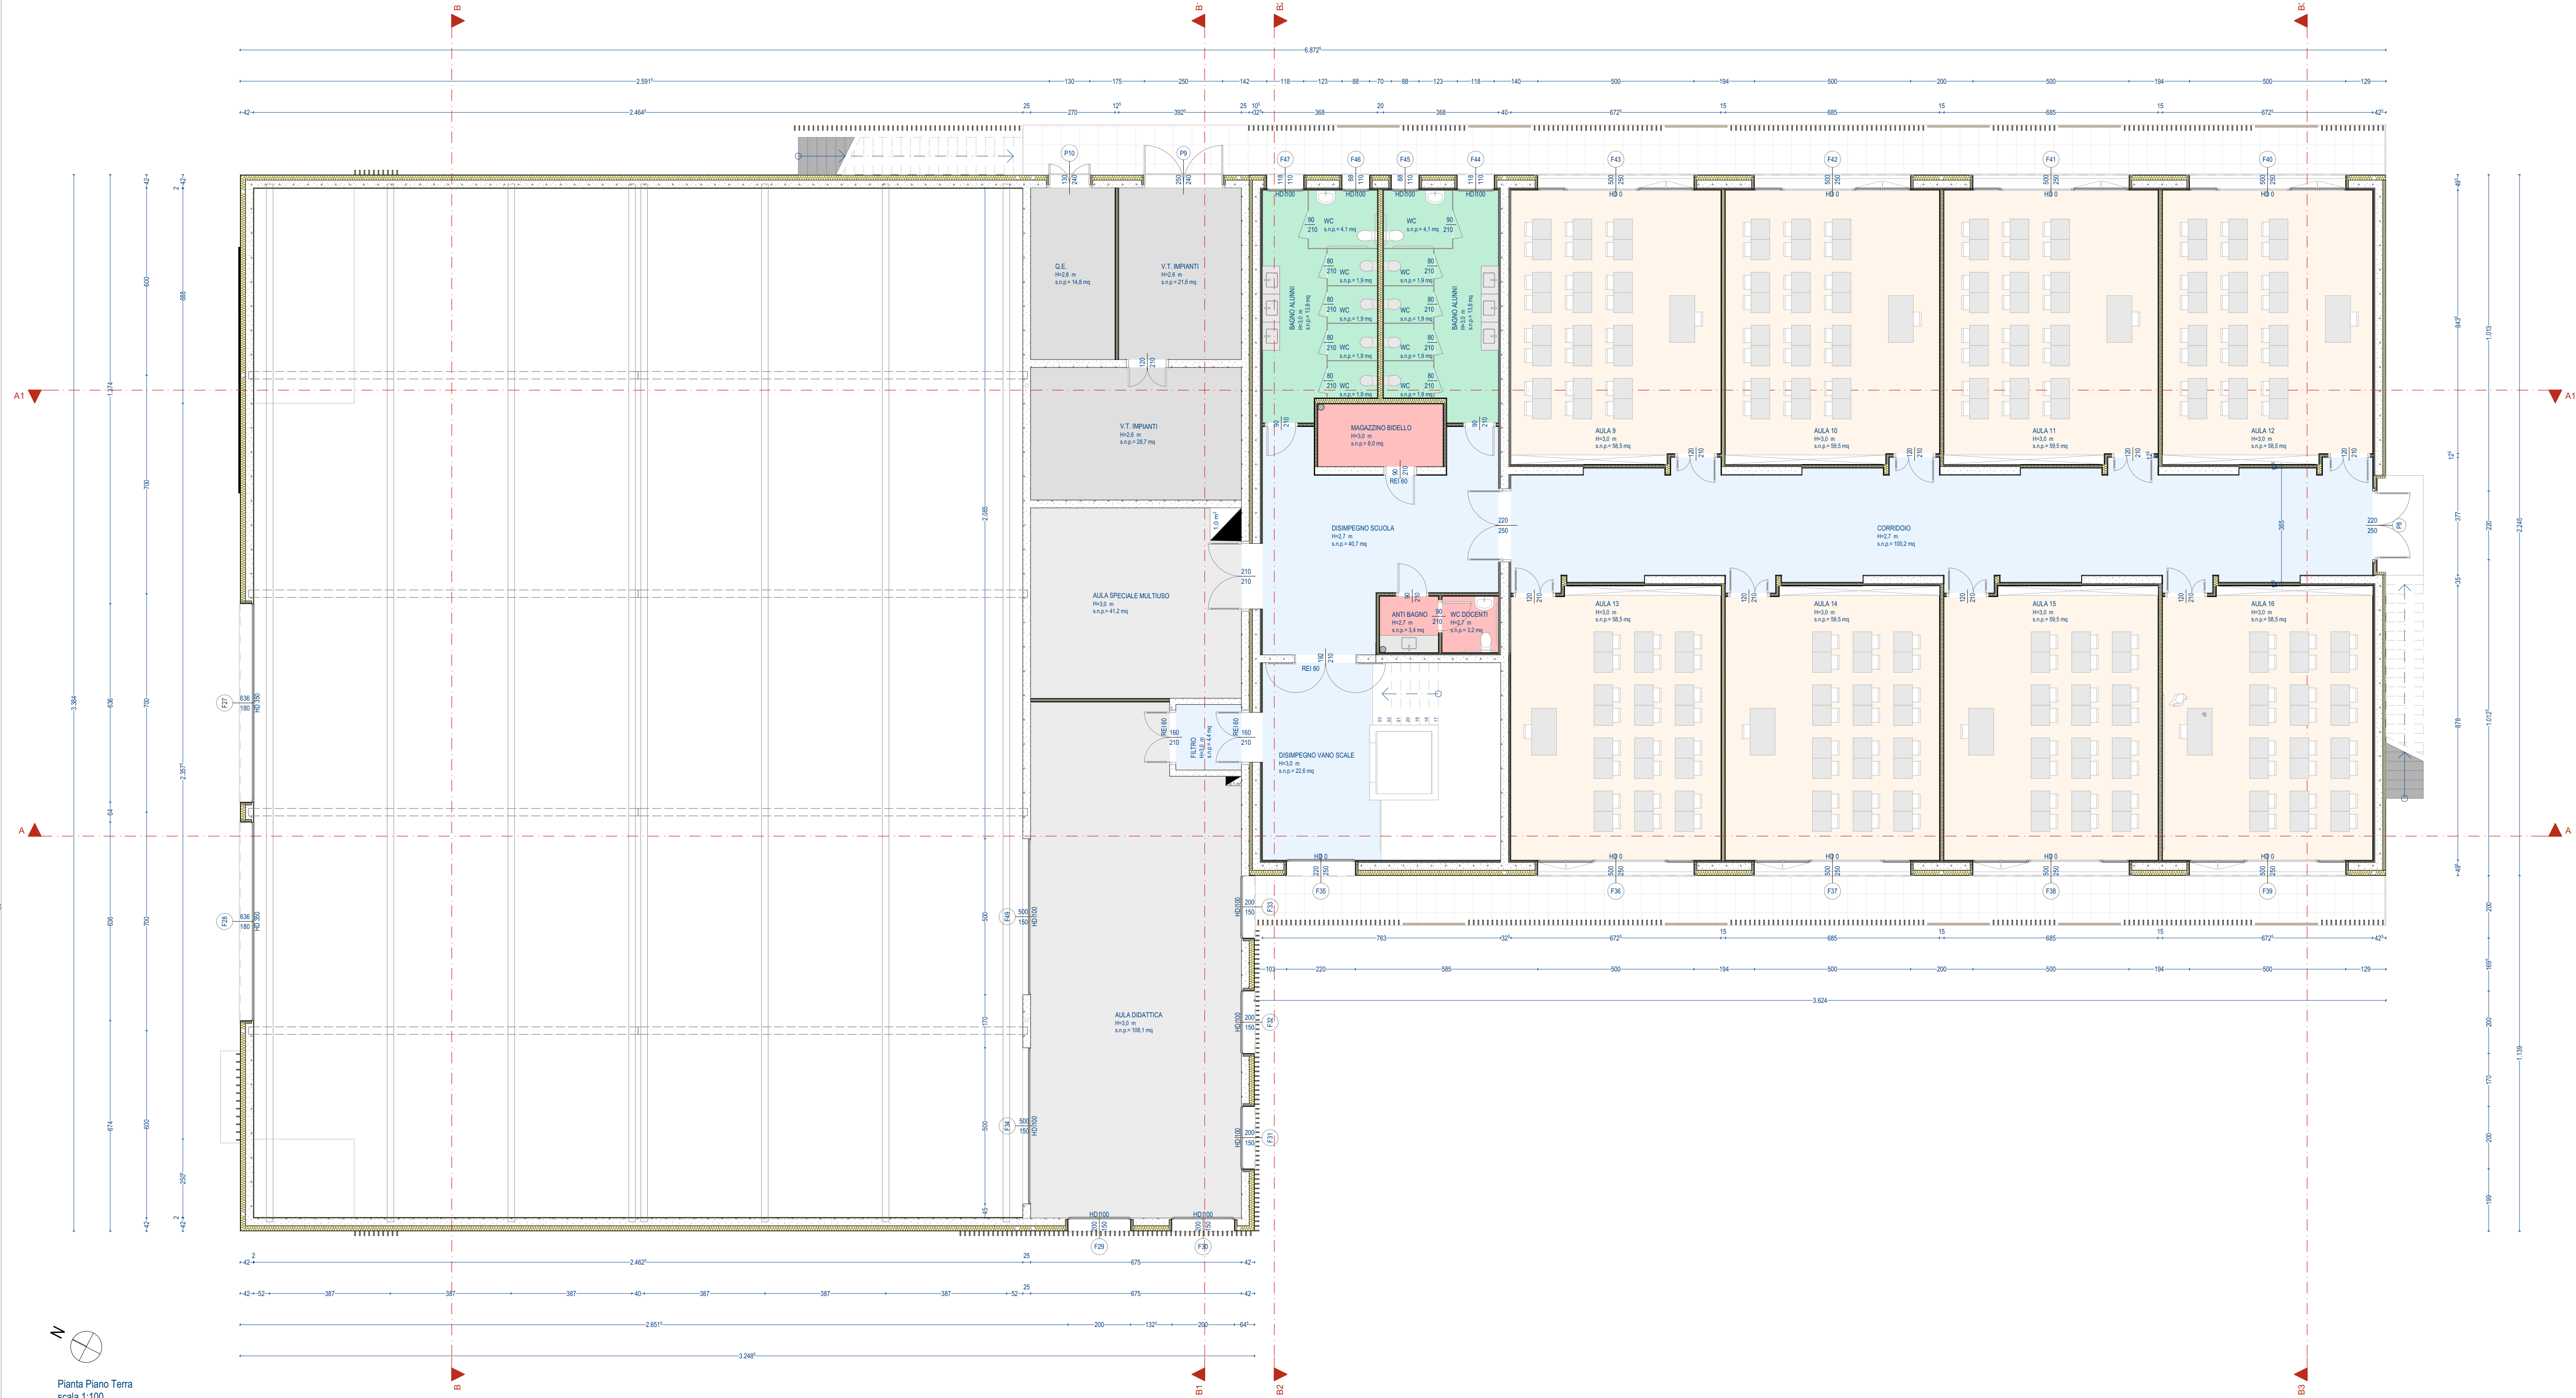

CALCOLO VOLUMETRICHE PIANO PRIMO			
CODICE	Superficie (mq)	Altezza (m)	VOLUME (mc)
Aula 9	58,50	3,00	175,50
Aula 10	59,50	3,00	178,50
Aula 11	59,50	3,00	178,50
Aula 12	58,50	3,00	175,50
Aula 13	58,50	3,00	175,50
Aula 14	59,50	3,00	178,50
Aula 15	59,50	3,00	178,50
Aula 16	58,50	3,00	175,50
Corridoio	100,20	2,70	270,54
Disimpegno Scuola	40,70	2,70	109,89
Disimpegno Vano Scale	43,00	3,00	129,00
Magazzino bidello	8,00	3,00	24,00
Anti Bagno	3,40	2,70	9,18
WC Docenti	3,20	2,70	8,64
Bagno Alunni	13,90	3,00	41,70
Bagno Alunni	13,90	3,00	41,70
WC	4,10	3,00	12,30

WC	4,10	3,00	12,30
WC	1,90	3,00	5,70
WC	1,90	3,00	5,70
WC	1,90	3,00	5,70
WC	1,90	3,00	5,70
WC	1,90	3,00	5,70
WC	1,90	3,00	5,70
WC	1,90	3,00	5,70
Filtro Aula Didattica	4,40	3,00	13,20
Aula Didattica	106,10	3,00	318,30
Aula speciale multiuso	41,20	3,00	123,60
V.T. Impianti	21,60	2,60	56,16
V.T. Impianti	28,70	2,60	74,62
Q.E.	14,80	2,60	38,48
TOTALE	938,50		2745,21
TOTALE INTERO EDIFICIO	2690,00		7999,71

VERIFICA SUPERFICI ILLUMINANTI ED AERANTI

CODICE	Superficie (mq)	Sup. Illumin. di progetto (mq)	Sup. di norma (1/8)	verifica 1/8 S (>0,125)	Sup. Aerante di progetto (mq)	Sup. di norma (1/8)	verifica 1/8 S (>0,125)
Aula 9	58,50	11,04	7,31	0,19	4,72	7,31	0,08
Aula 10	59,50	11,04	7,44	0,19	4,72	7,44	0,08
Aula 11	59,50	11,04	7,44	0,19	4,72	7,44	0,08
Aula 12	58,50	11,04	7,31	0,19	4,72	7,31	0,08
Aula 13	58,50	11,04	7,31	0,19	4,72	7,31	0,08
Aula 14	59,50	11,04	7,44	0,19	4,72	7,44	0,08
Aula 15	59,50	11,04	7,44	0,19	4,72	7,44	0,08
Aula 16	58,50	11,04	7,31	0,19	4,72	7,31	0,08
Corridoio	100,20				ventilazione forzata		
Disimpegno Scuola	40,70				ventilazione forzata		
Disimpegno Vano Scale	43,00	4,80	5,38	0,11			
Magazzino bidello	8,00				ventilazione forzata		
Anti Bagno	3,40				ventilazione forzata		
WC Docenti	3,20				ventilazione forzata		
Bagno Alunni	25,60	1,76	3,20	0,07	1,86	3,20	0,07
Bagno Alunni	25,60	1,76	3,20	0,07	1,86	3,20	0,07
Filtro	4,40						
Aula Didattica	106,10	26,04	13,26	0,25	19,32	13,26	0,18
Aula speciale multiuso	41,20				ventilazione naturale		
V.T. Impianti	21,60						
V.T. Impianti	28,70						
Q.E.	14,80						

provincia
Provincia di Treviso
comune
Comune di Pontano Veneto

tipo progetto
Servizio di redazione del progetto definitivo, AMPLIAMENTO E DEMOLIZIONE DELLA SCUOLA SECONDARIA DI PRIMO GRADO GALILEO GALILEI
Borgo Ruga, 19
31050 Pontano TV
1° LOTTO FUNZIONALE-AMPLIAMENTO

consulente

Comune di Pontano Veneto
Via G.B. Cicogna
31050 Pontano Veneto TV

progettista
Ing. Mauro Bellinzani
studio bFA+ architettura design ingegneria
via Mons. Paride Attico, 25
31046 Oderzo (TV)
collaboratori

consulenti

fase progetto
PROGETTO DEFINITIVO

tipo elaborato
PROGETTO ARCHITETTONICO

tipo elaborato
PIANTA PIANO PRIMO

scala
1:100

codice
18_382

data
DA.00.06

rev.
A

bfa+
architettura design ingegneria
www.bfaplus.it
info@bfaplus.it

via mons. paride attico 25 - 31046 oderzo tv
t. +39 0422 207075 - f. +39 0762743762